

Prise de vue n°1

Prise de vue n°4

Projet de réserve incendie

Raccordement au réseau d'eau potable

modification du pan de toiture sud en panneaux photovoltaïques

Porcherie engraissement avec quai d'embarquement

Porcherie engraissement avec salle de finition

Porcherie engraissement avec local technique

Silo tour 1

Silo tour 2

Silo tour 3

Silo tour 4

Hangar de compostage

Extension porcherie gestante

Extension porcherie maternité

Raccordement électrique

Forage

Talus à créer

Fosse à lisiers couverte

Bassin d'infiltration c.s. eaux pluviales de 700 m³



Prise de vue n°3

Limite zone inondable

Référence	Désignation	Référence	Désignation
---	Ligne électrique ENEDIS	---	Circuit d'alimentation en eau venant du forage
-.-.-	Circuit d'alimentation électrique du site	●	Forage
■	Cuve à gaz de 2000 l	⋯	Circuit d'alimentation en eau venant du forage
⋯	Circuit d'alimentation en gaz de ville	⋯	Circuit d'alimentation en eau du site
⋯	Circuit d'alimentation en gaz bonbonne	⋯	Gouttières
●	Plantations existantes	→	Circuit eau pluviale canalisée
●	Plantations en projets	→	Circuit eau pluviale non canalisée
■	Bâtiments et constructions en projet	ENEDIS	Compteur électrique

Bassin d'infiltration des eaux pluviales de 700 m³


Prise de vue n°2

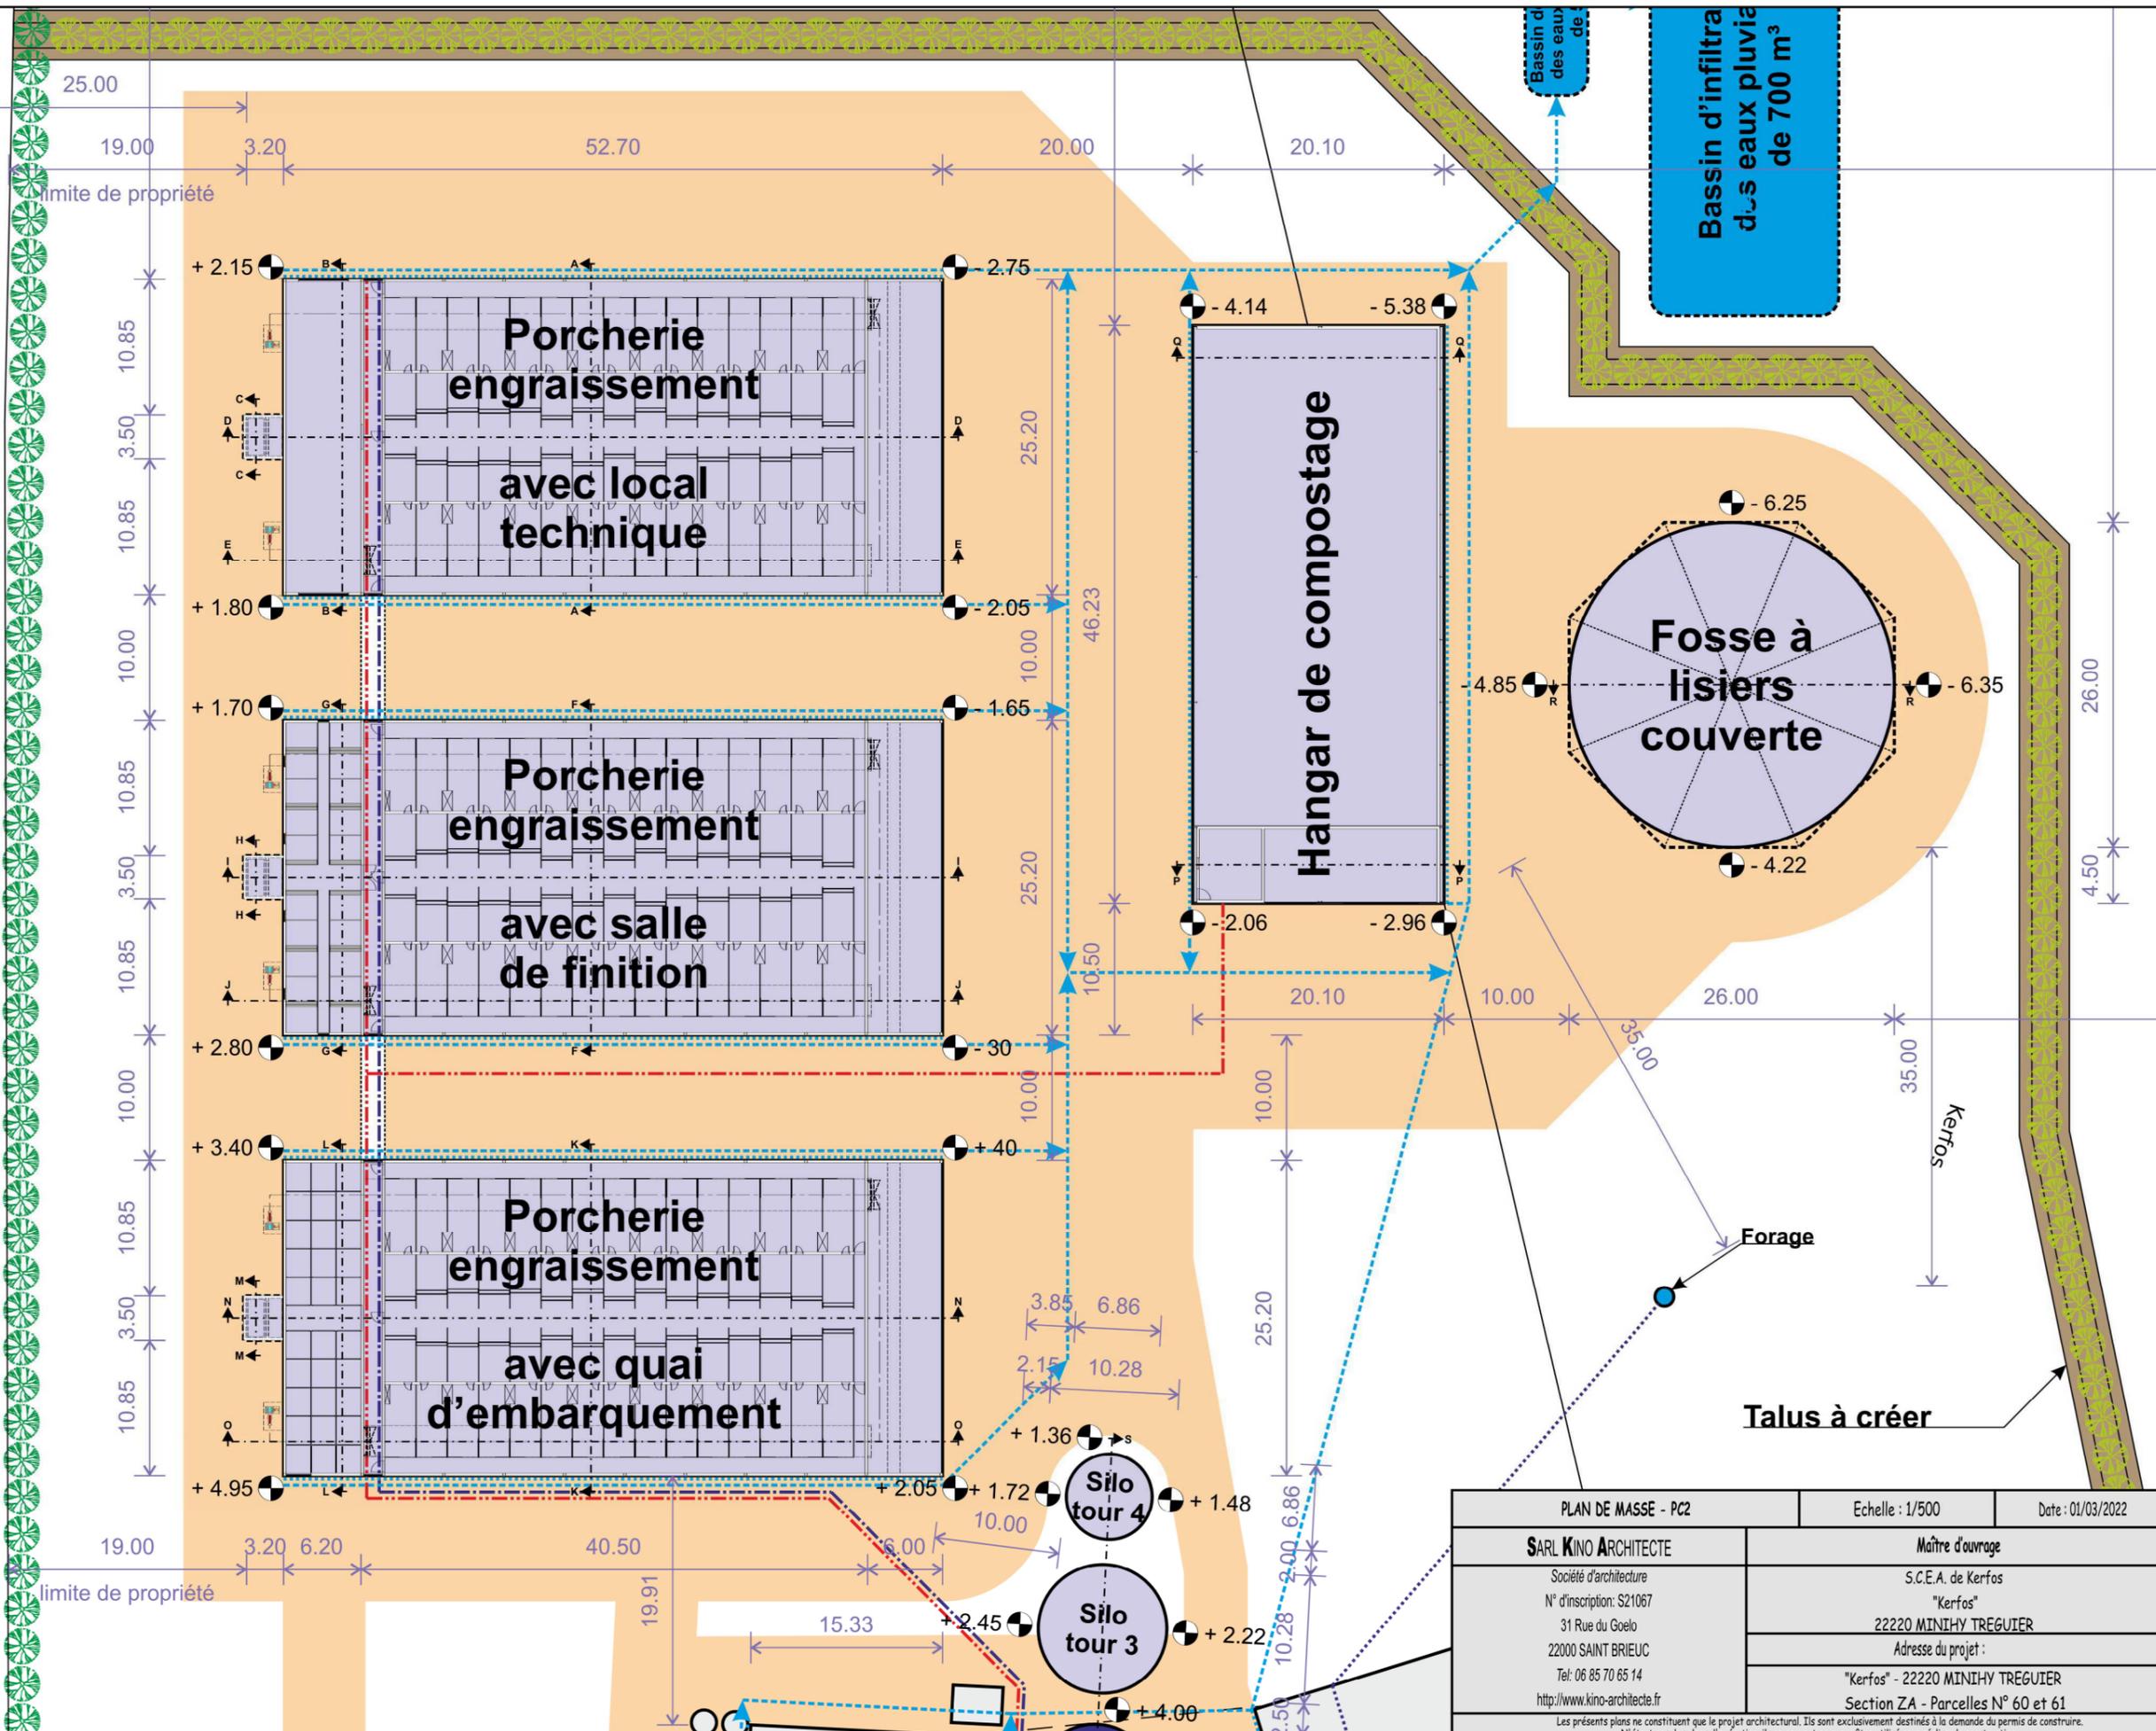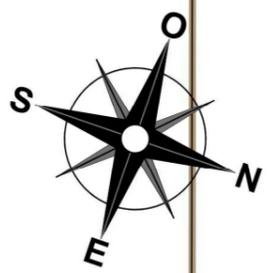

Référence	Désignation
---	Circuit d'alimentation en eau venant du forage
●	Forage
---	Circuit d'alimentation en eau venant du forage
---	Circuit d'alimentation en eau du site
---	Gouttières
---	Circuit eau pluviale canalisée
---	Circuit eau pluviale non canalisée
ENEDIS	Compteur électrique
---	Ligne électrique ENEDIS
---	Circuit d'alimentation électrique du site
---	Cuve à gaz de 2000 l
---	Circuit d'alimentation en gaz de ville
---	Circuit d'alimentation en gaz bonbonne
○	Plantations existantes
○	Plantations en projets
□	Bâtiments et constructions en projet

PLAN DE MASSE - PC2		Echelle : 1/500	Date : 01/03/2022
<b>SARL KINO ARCHITECTE</b>		Maître d'ouvrage	
Société d'architecture N° d'inscription: S21067 31 Rue du Goelo 22000 SAINT BRIEUC Tel: 06 85 70 65 14 http://www.kino-architecte.fr		S.C.E.A. de Kerfos "Kerfos" 22220 MINIHY TREGUIER	
		Adresse du projet :	
		"Kerfos" - 22220 MINIHY TREGUIER Section ZA - Parcelles N° 60 et 61	

Les présents plans ne constituent que le projet architectural. Ils sont exclusivement destinés à la demande du permis de construire. N'étant pas des plans d'exécution, ils ne peuvent en aucun être utilisés pour réaliser la construction.

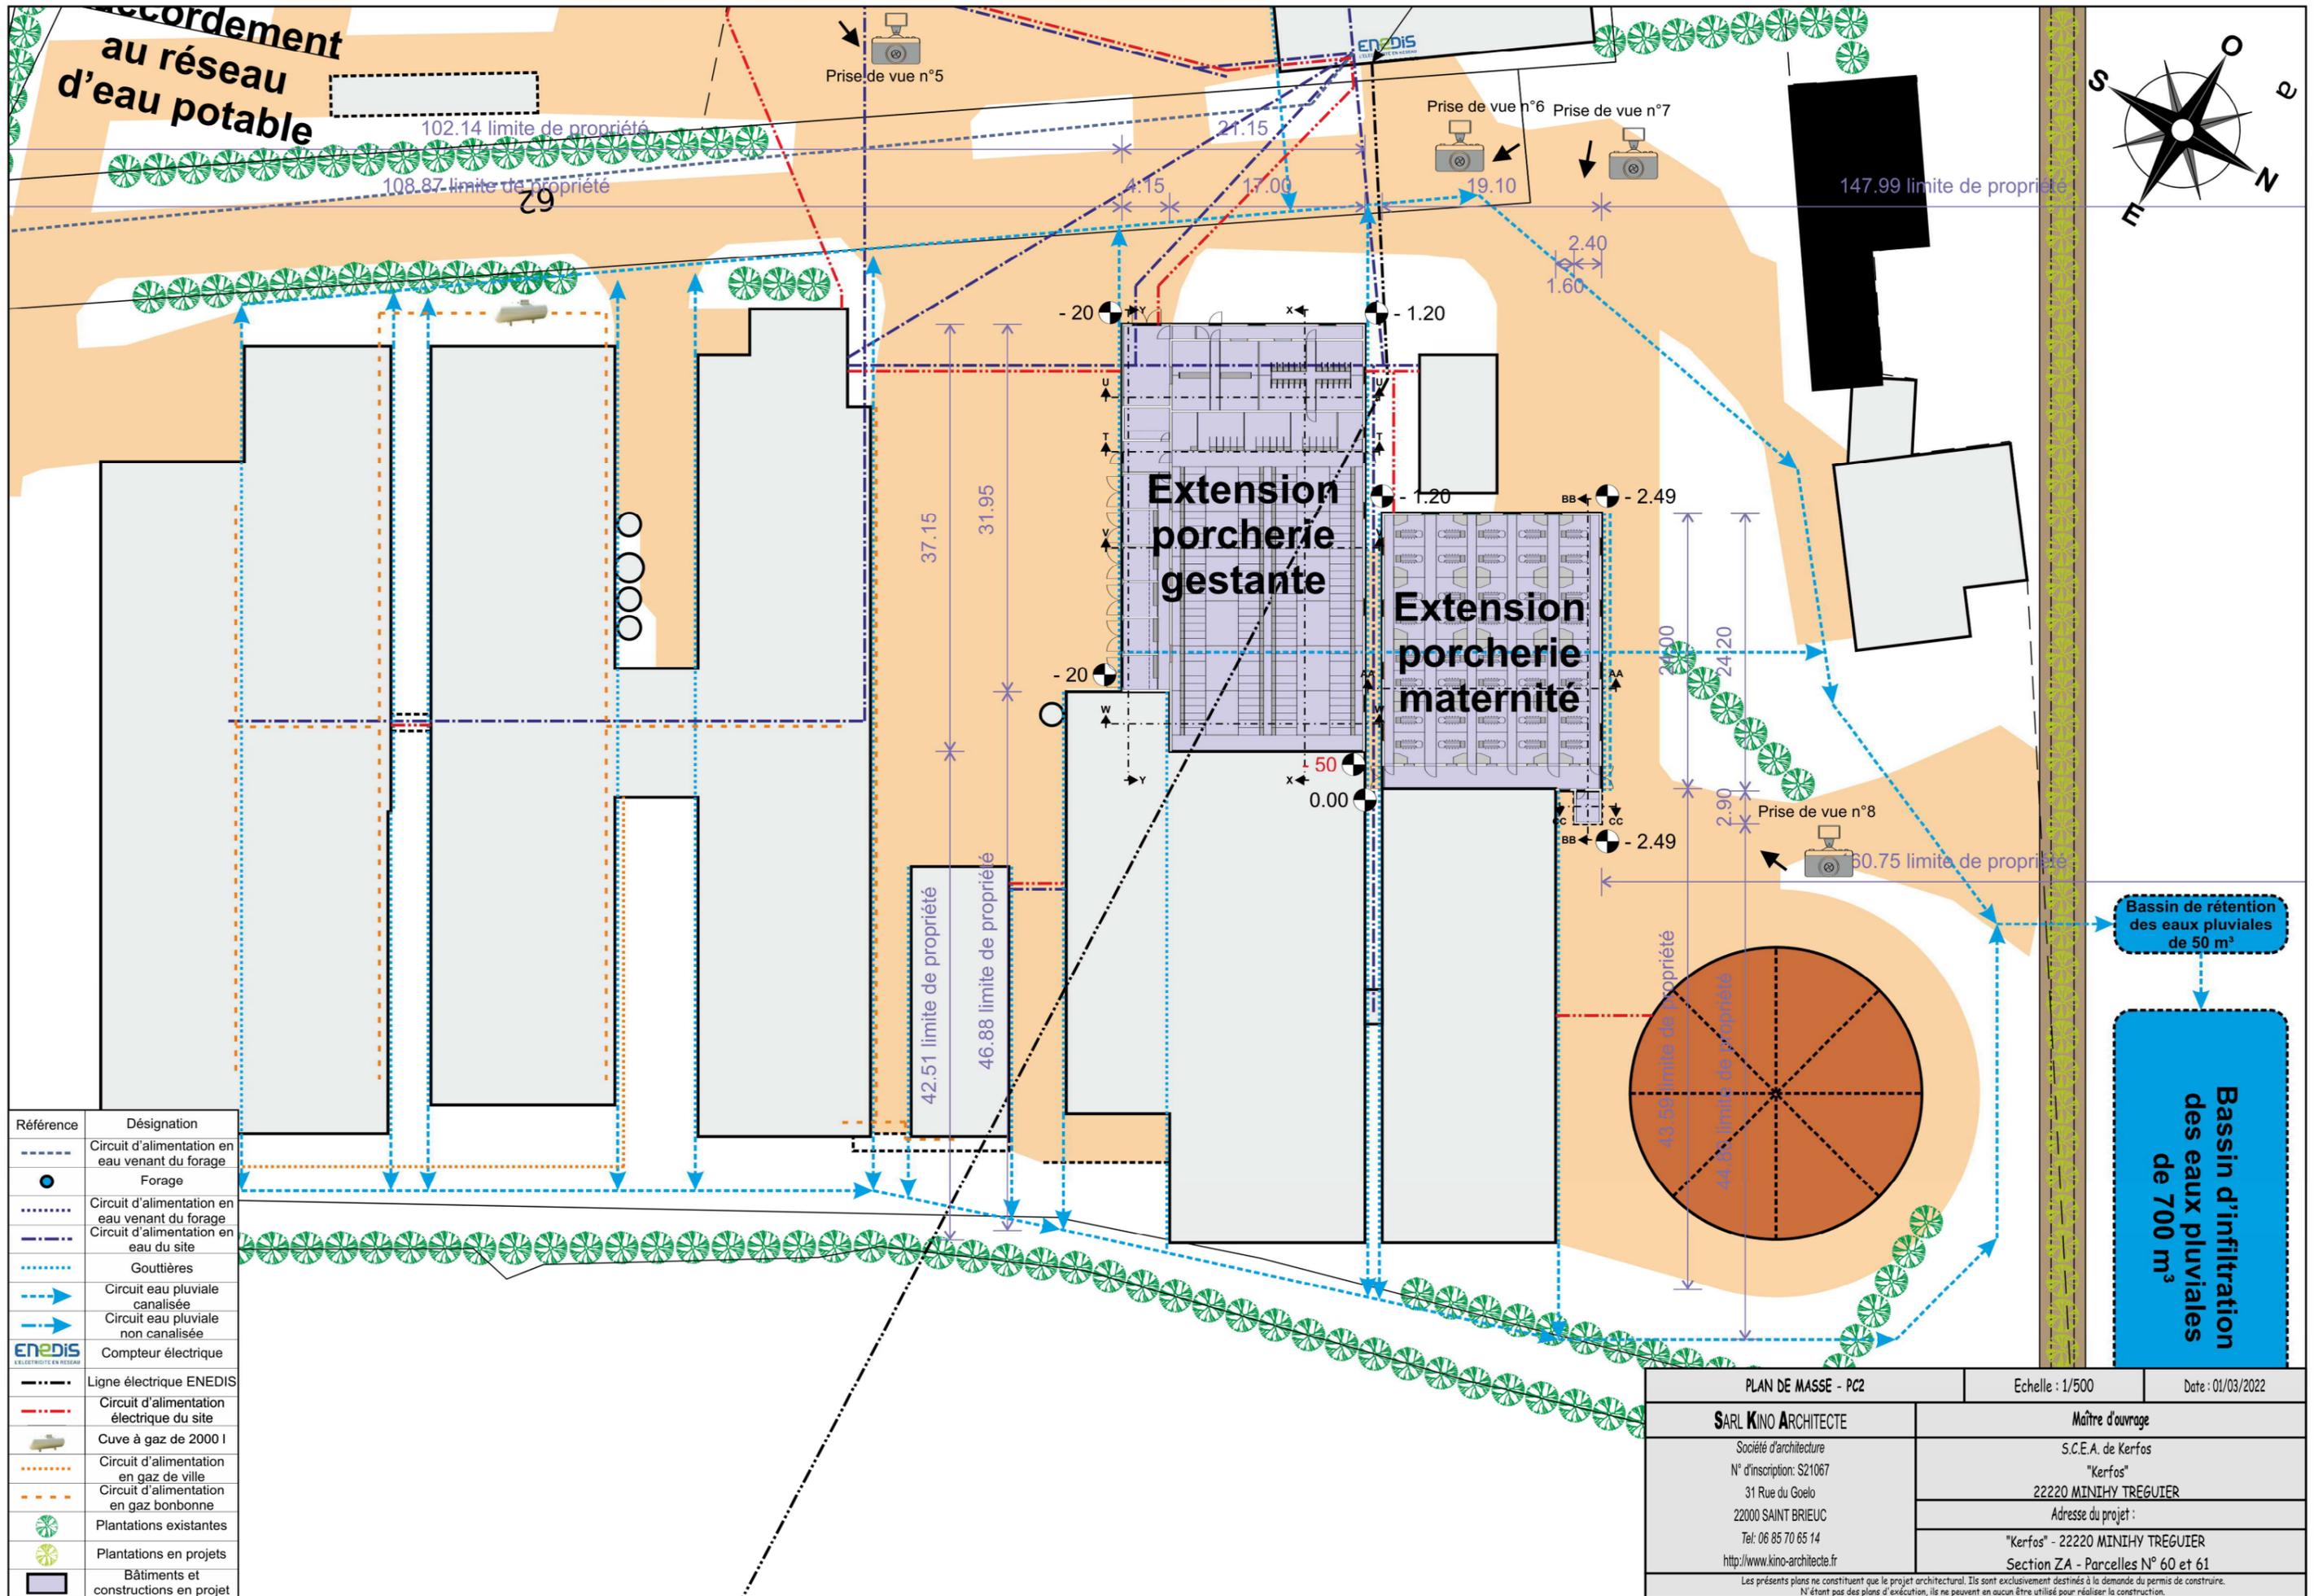


Référence	Désignation
	Circuit d'alimentation en eau venant du forage
	Forage
	Circuit d'alimentation en eau venant du forage
	Circuit d'alimentation en eau du site
	Gouttières
	Circuit eau pluviale canalisée
	Circuit eau pluviale non canalisée
	Compteur électrique
	Ligne électrique ENEDIS
	Circuit d'alimentation électrique du site
	Cuve à gaz de 2000 l
	Circuit d'alimentation en gaz de ville
	Circuit d'alimentation en gaz bonbonne
	Plantations existantes
	Plantations en projets
	Bâtiments et constructions en projet

PLAN DE MASSE - PC2		Echelle : 1/500	Date : 01/03/2022
<b>SARL KINO ARCHITECTE</b>		Maître d'ouvrage	
Société d'architecture N° d'inscription: S21067 31 Rue du Goelo 22000 SAINT BRIEUC Tel: 06 85 70 65 14 http://www.kino-architecte.fr		S.C.E.A. de Kerfos "Kerfos" 22220 MINIHY TREGUIER	
		Adresse du projet :	
		"Kerfos" - 22220 MINIHY TREGUIER Section ZA - Parcelles N° 60 et 61	

Les présents plans ne constituent que le projet architectural. Ils sont exclusivement destinés à la demande du permis de construire. N'étant pas des plans d'exécution, ils ne peuvent en aucun être utilisés pour réaliser la construction.

Site de Kerfos	
Référence bâtiment	Désignation
F1	Fumière couverte
F2	Fumière couverte
F3	Fumière couverte
F4	Plate-forme de compostage couverte
F13	Fosse couverte
F14	Fosse couverte
F15	Fosse couverte
F16	Fosse couverte
F17	Fosse couverte
H1	Hangar fabrique
H2	Hangar matériel atelier - local groupe
H3	Local de la pailleuse
F18	Réserve incendie
S1	Silo tour
S2	Silo tour
S3	Silo tour
S4	Cellule
B	Vestiaires Bloc sanitaire

Site de Kerfos	
Référence bâtiment	Désignation
P1-1	Quarantaine
P1-2	Infirmierie
P1-3	Gestante
P1-4	Local technique
P2	Maternité
P3-1	Gestante
P3-2	Gestante
P3-3	Gestante
P3-4	Maternité
P4	Maternité
P5	Engraissement
P6	Post sevrage
P7-1	Engraissement
P7-2	Local technique
P8	Chaufferie PS
P9-1	Engraissement
P9-2	Quai d'embarquement
P10	Engraissement
P11	Engraissement
P12-1	Engraissement
P12-2	Quai d'embarquement
P13-1	Engraissement
P13-2	Quai d'embarquement

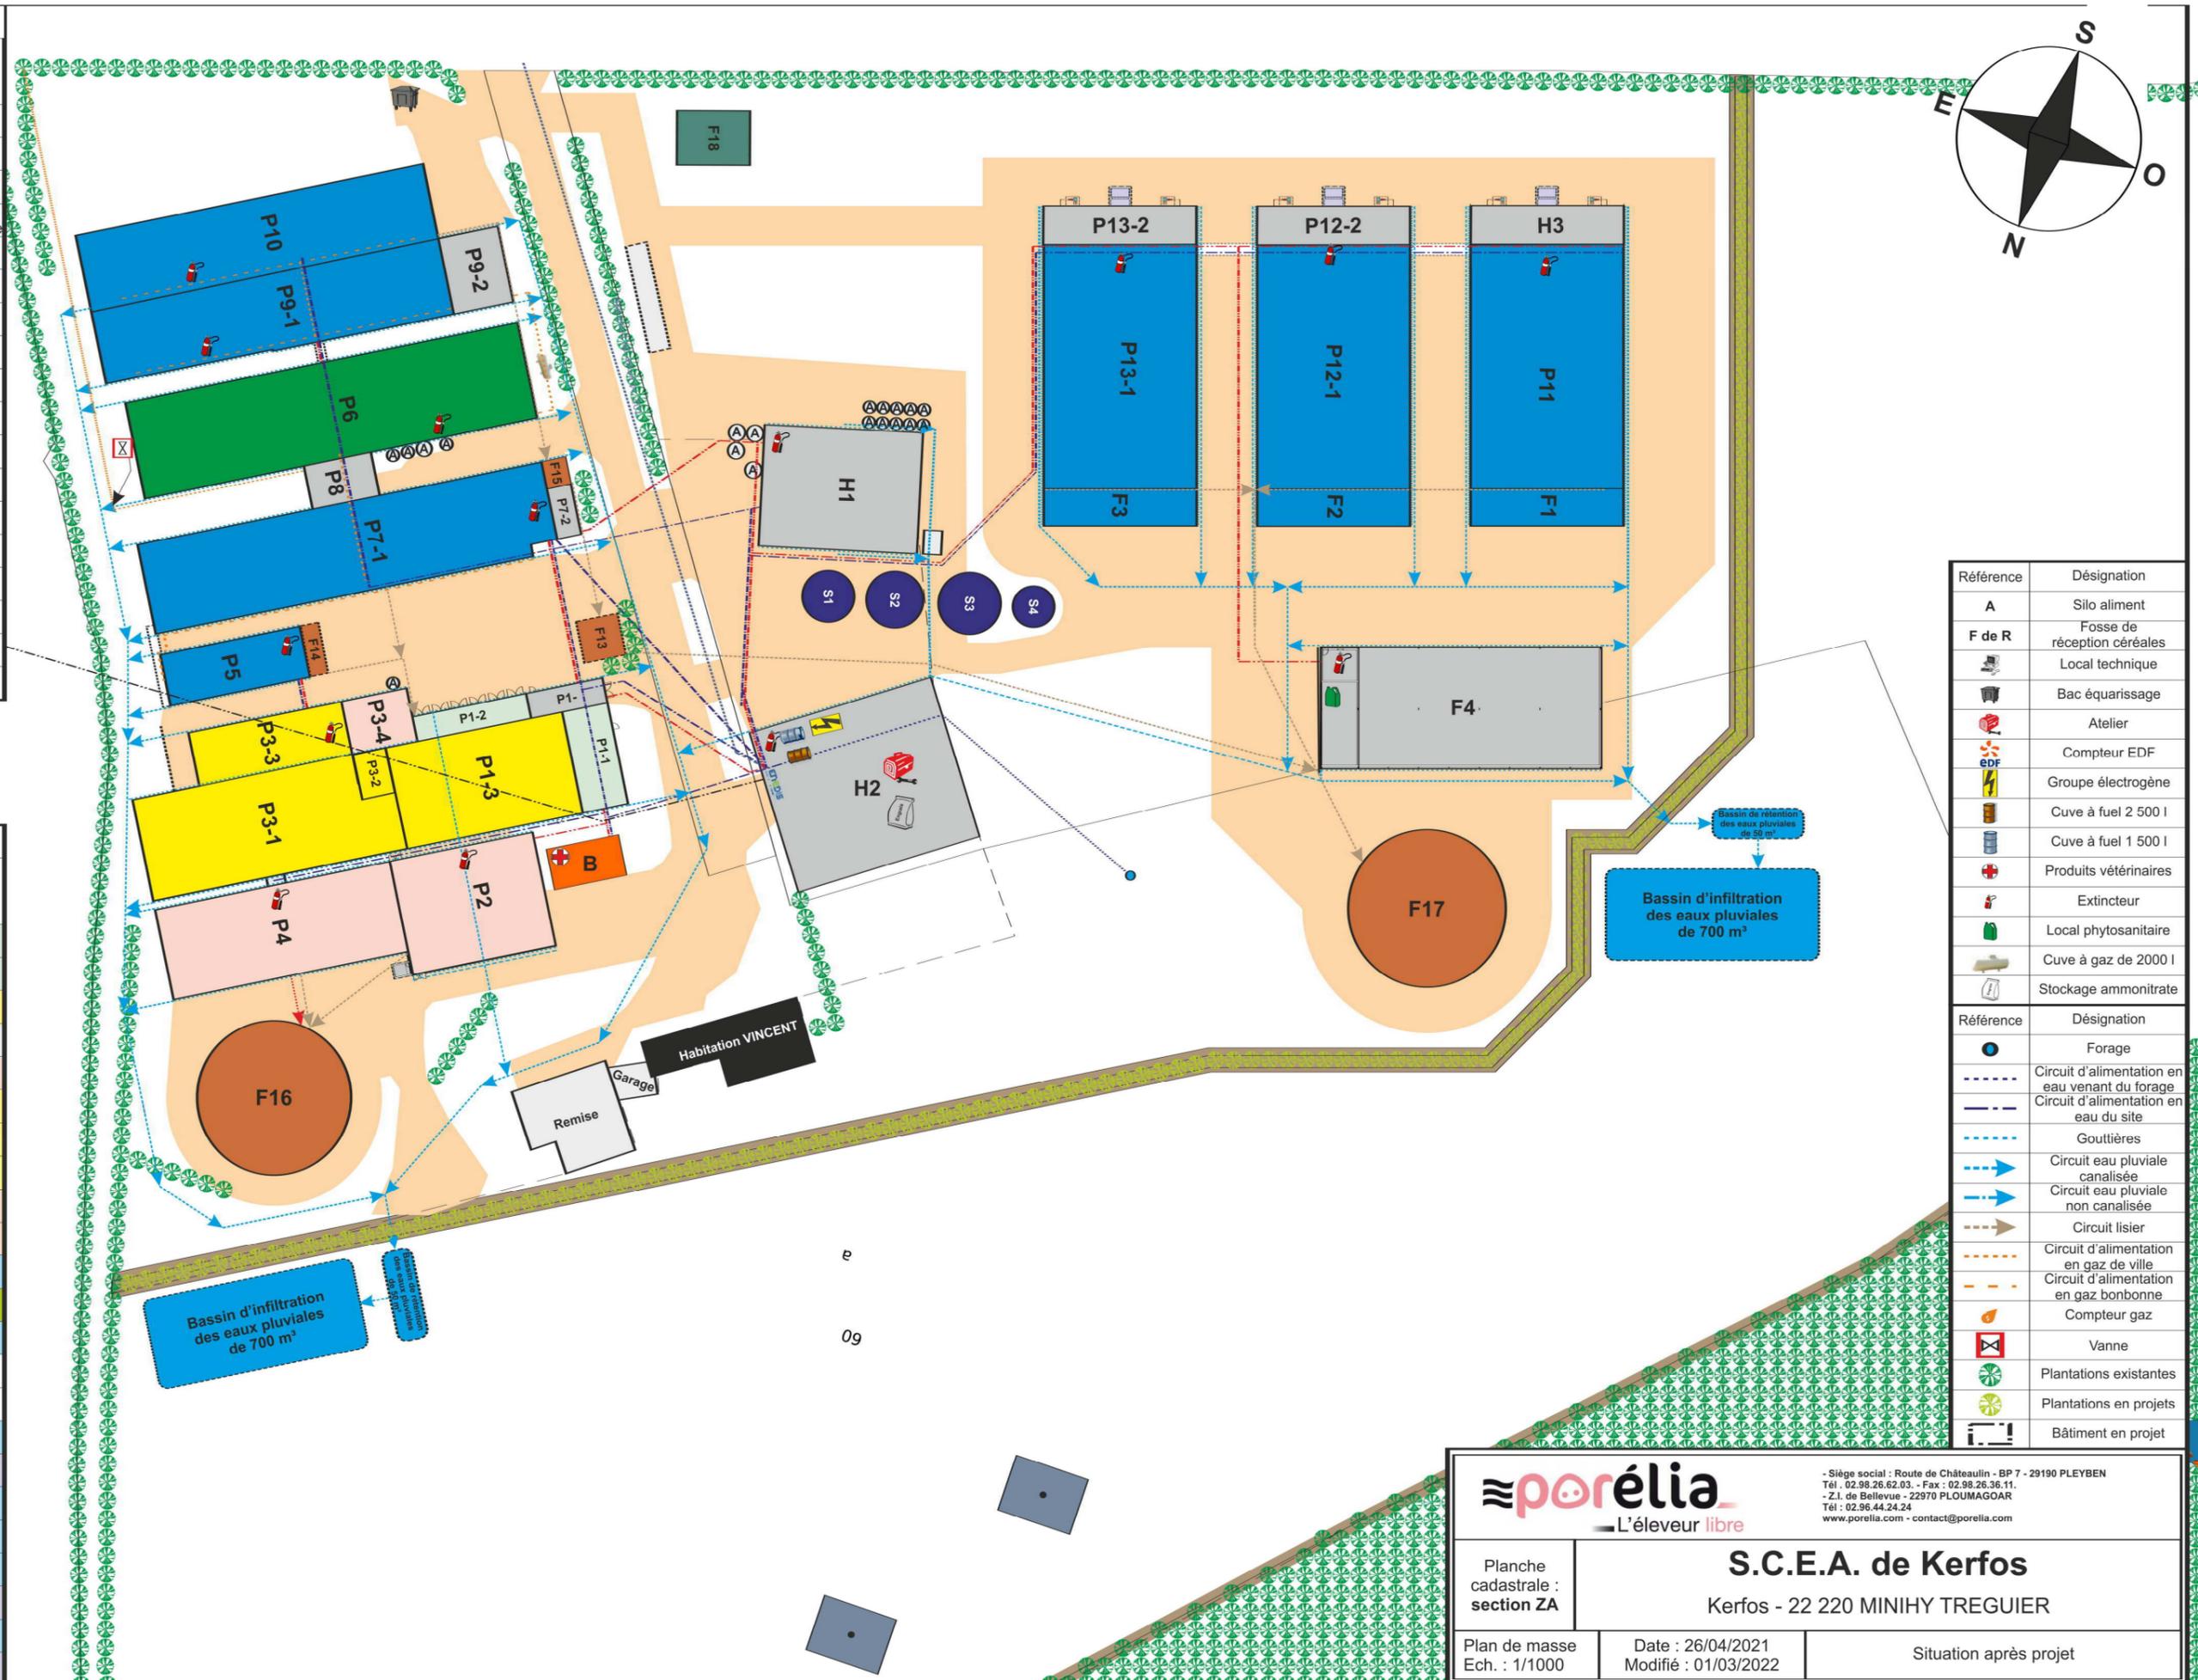

Référence	Désignation
A	Silo aliment
F de R	Fosse de réception céréales
[Icon]	Local technique
[Icon]	Bac épurissage
[Icon]	Atelier
[Icon]	Compteur EDF
[Icon]	Groupe électrogène
[Icon]	Cuve à fuel 2 500 l
[Icon]	Cuve à fuel 1 500 l
[Icon]	Produits vétérinaires
[Icon]	Extincteur
[Icon]	Local phytosanitaire
[Icon]	Cuve à gaz de 2000 l
[Icon]	Stockage ammonitrate
[Icon]	Forage
[Icon]	Circuit d'alimentation en eau venant du forage
[Icon]	Circuit d'alimentation en eau du site
[Icon]	Gouttières
[Icon]	Circuit eau pluviale canalisée
[Icon]	Circuit eau pluviale non canalisée
[Icon]	Circuit lisier
[Icon]	Circuit d'alimentation en gaz de ville
[Icon]	Circuit d'alimentation en gaz bonbonne
[Icon]	Compteur gaz
[Icon]	Vanne
[Icon]	Plantations existantes
[Icon]	Plantations en projets
[Icon]	Bâtiment en projet

L'éleveur libre

- Siège social : Route de Châteaulin - BP 7 - 29190 PLEYBEN  
 Tél. : 02.98.26.62.03. - Fax : 02.98.26.36.11.  
 - Z.I. de Bellevue - 22970 PLOUMAGOAR  
 Tél. : 02.96.44.24.24  
 www.porelia.com - contact@porelia.com

### S.C.E.A. de Kerfos

Kerfos - 22 220 MINIHY TREGUIER

Planche cadastrale : section ZA	Date : 26/04/2021 Modifié : 01/03/2022	Situation après projet
Plan de masse Ech. : 1/1000		